



照明配电箱：550*200*650

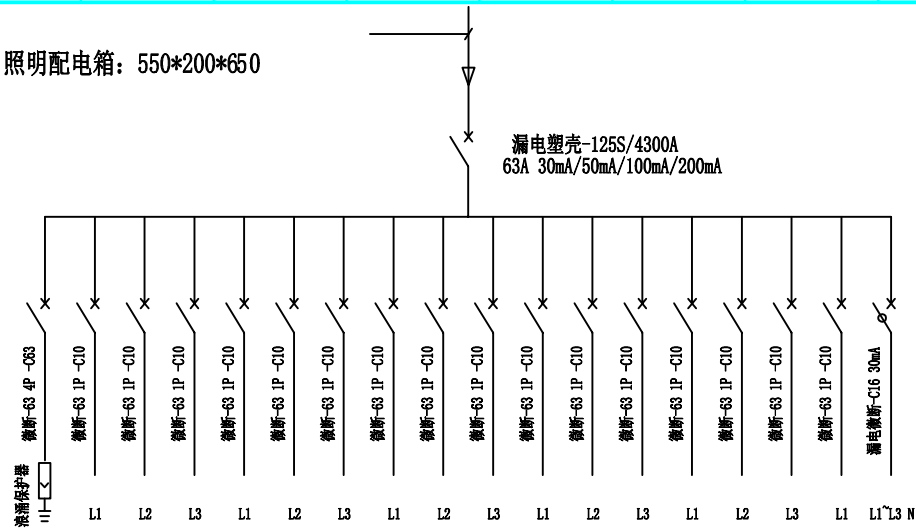

技术要求：

- 1、箱体防护等级：IP55，内、外双层门方式；
- 2、箱体安装方式：户外明装；
- 3、箱底电缆下进下出一进二出，配格兰头PG4共3个；
- 4、箱内配接地、零线铜母排端子；
- 5、箱体采用不低于1.5mm优质冷轧钢板，静电环氧喷塑。

XM					
设计	审核	日期	比例	图号	备注
广西南铝加工有限公司		照明箱一次系统图			

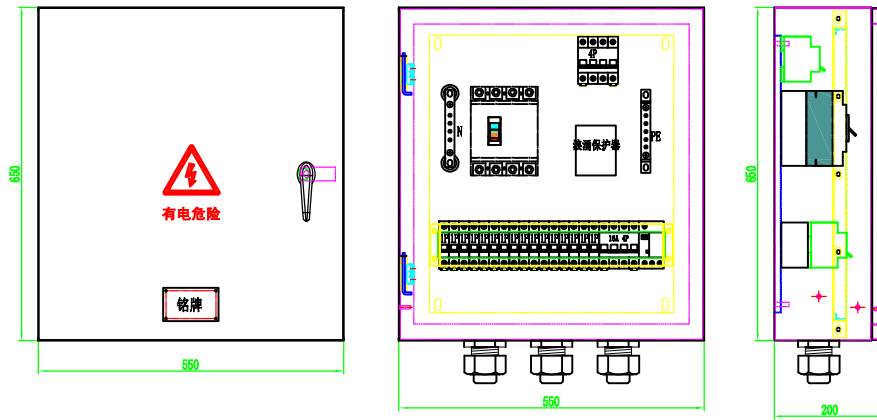

照明箱：550*600*200

广西南铝加工有限公司					
设计	审核	日期	比例	图号	备注
广西南铝加工有限公司		照明箱布置图			